


Abgrenzung Baumaßnahme (Einbau Schmutz- und Regenwasserkanal + Bodenverbesserung)

Anlage 1 zur Vorlage 190/2020

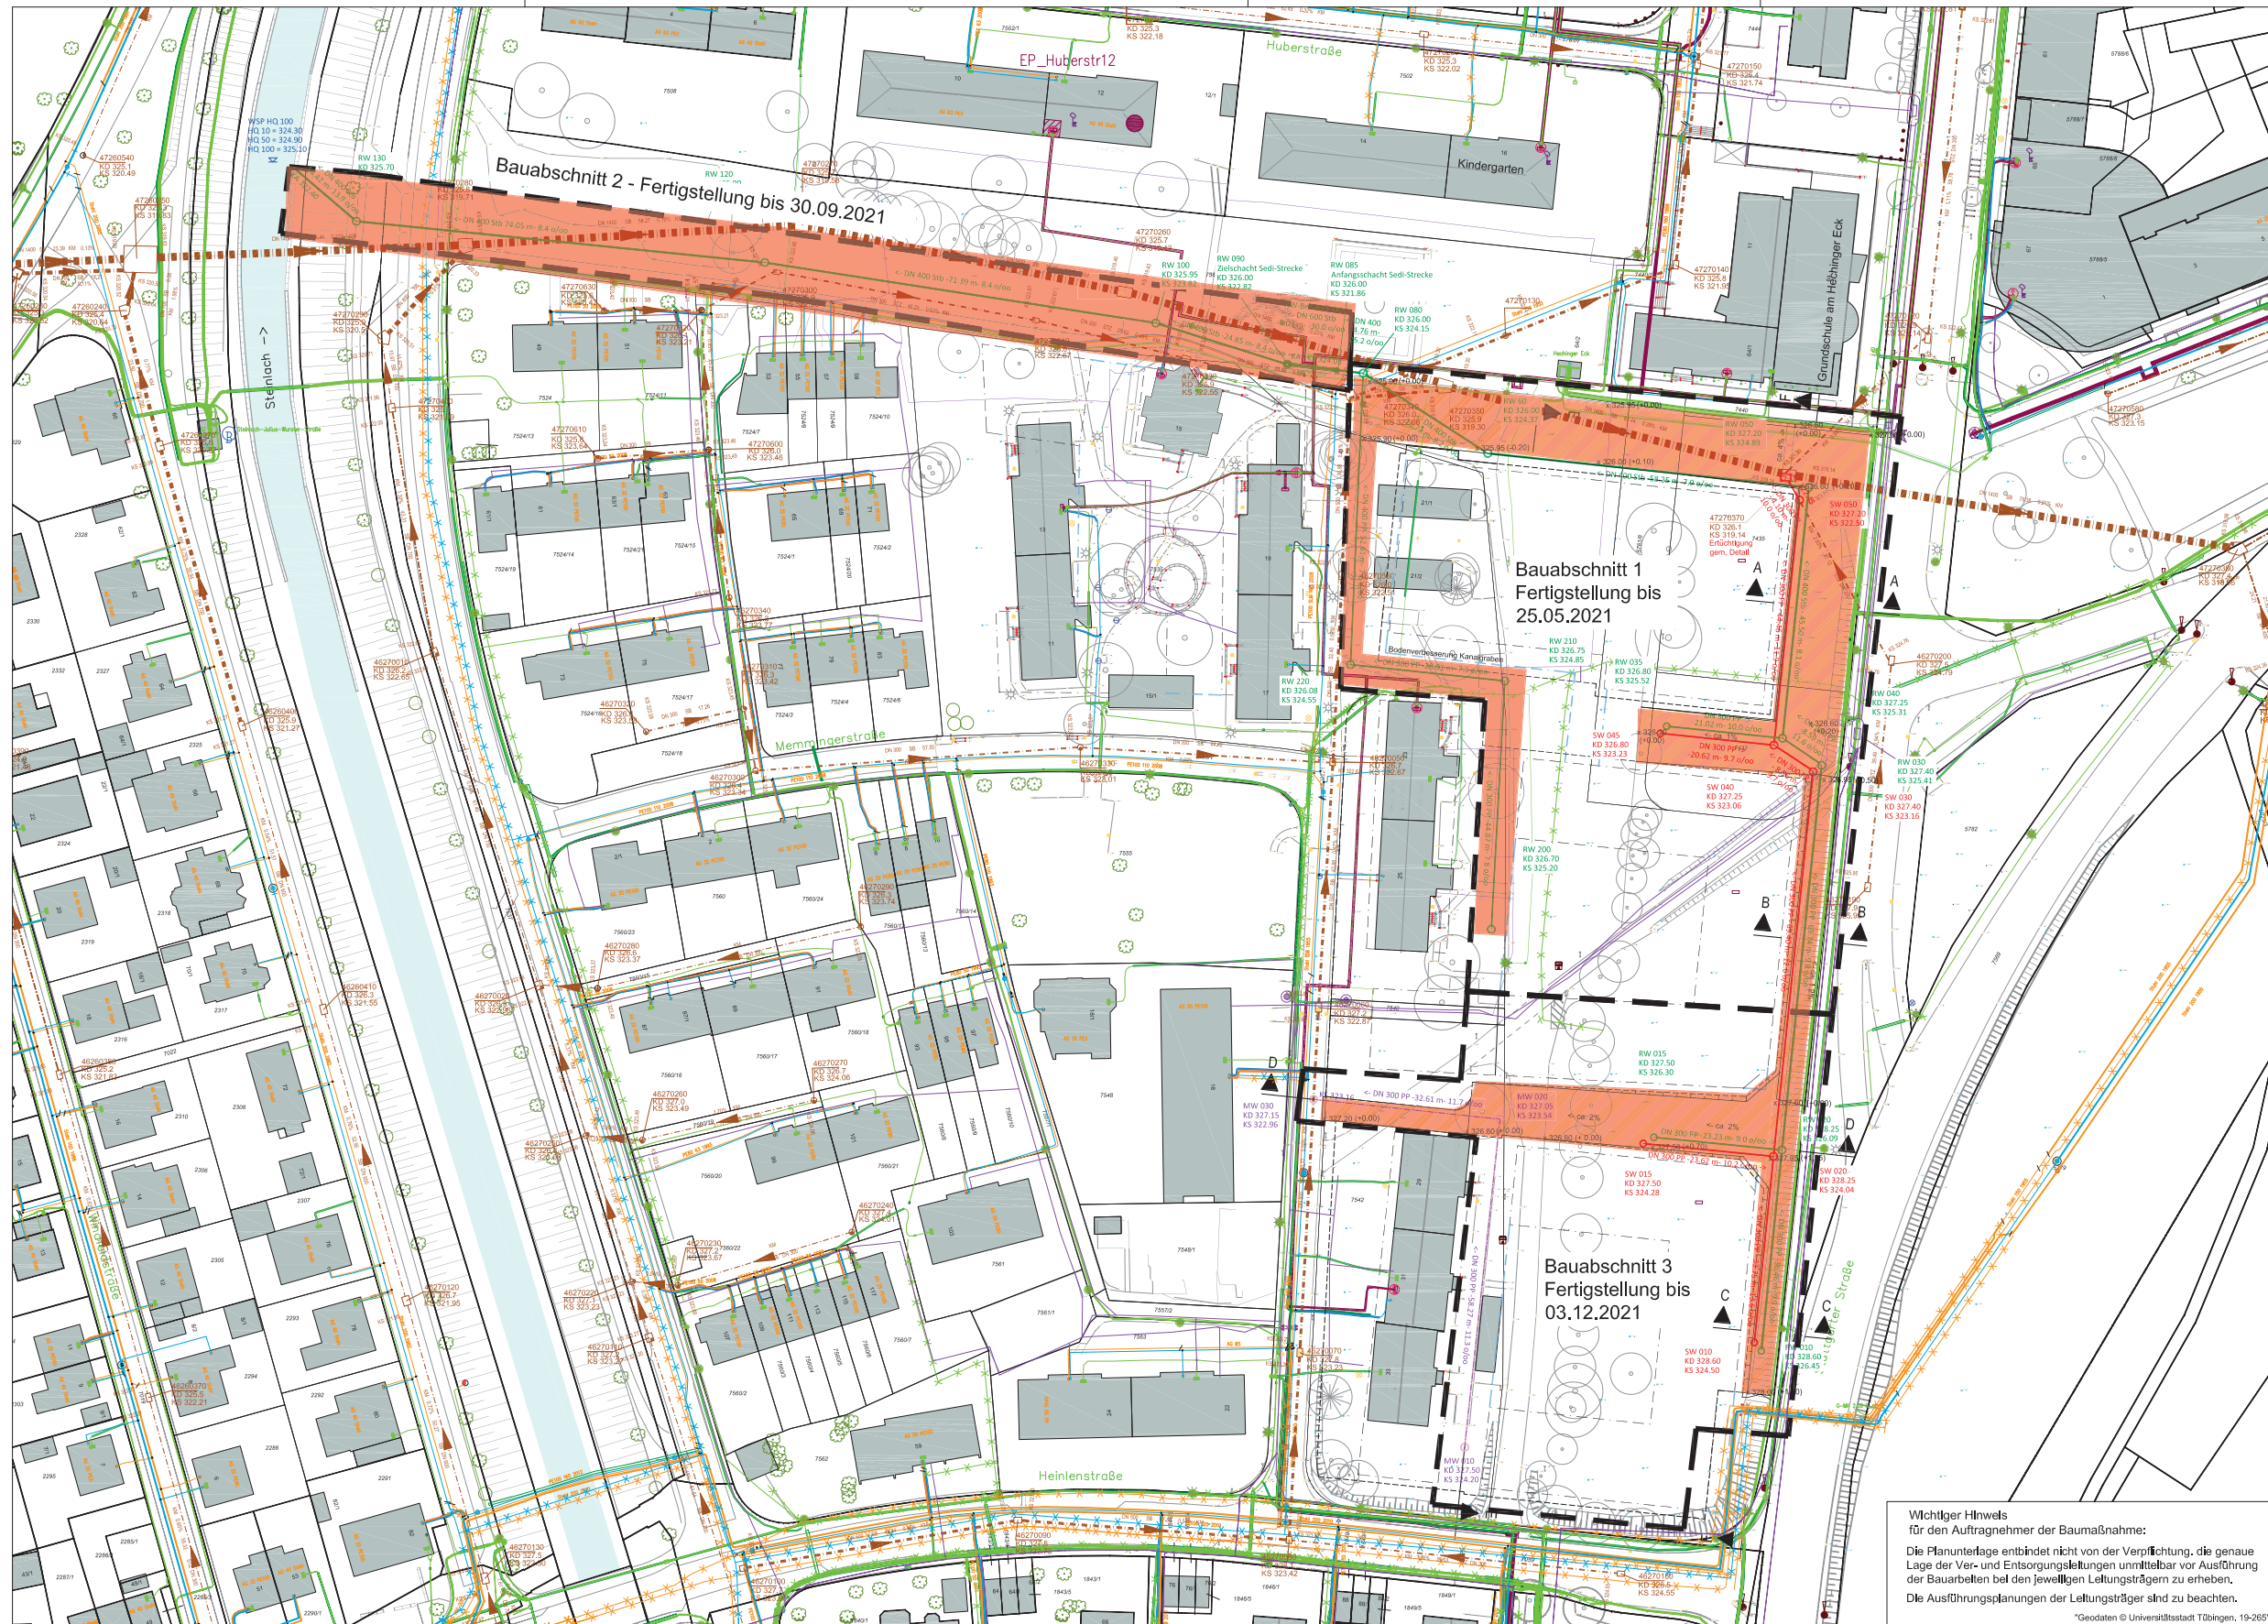

Zeichenerklärung

- Bestand**
- Mischwasserkanal
 - Regenwasserkanal
 - Wasserleitung / außer Betrieb
 - Gasleitung / außer Betrieb
 - Fernwärme
 - Stromkabel / Verrohrung
 - ST-/Beleuchtungskabel außer Betrieb
 - Lichtmast
 - Telekommunikationskabel, Kabelkanal, (Unitymedia angeschrieben)
- Planung**
- Mischwasserkanal
 - Schmutzwasserkanal
 - Regenwasserkanal
- Sonstige Darstellungen**
- Baugrenze (aus Bebauungsplan vom 19.12.2019)
 - Grundstücksgrenze (aus Bebauungsplan vom 19.12.2019)
 - Baustraße
 - OK Schotter (Höhendifferenz gegenüber Urgebände)

GK-Koordinatensystem
Höhen sind Tübinger Höhen = Höhe über NN -115 mm

Universitätsstadt Tübingen
Fachabteilung Planung und Projektentwicklung (93)

Leistungsphase: Ausschreibung

Fachbereich
Tiefbau Technisches Rathaus
Brunnenstraße 3, 72074 Tübingen
Tel. 07071 / 204-2566 Fax 07071 / 204-2379



Erschließung
Hechinger Eck Nord
Lageplan Kanal

Anlage Nr. 1
Plan Nr. 1
Planart: Lageplan
Maßstab: 1 : 500

Anerkannt u. freigegeben: Fachbereich Tiefbau (9)
Tübingen, den
Fachbereichsleiter / stellv. Fachbereichsleiter

Wichtiger Hinweis
für den Auftragnehmer der Baumaßnahme:
Die Planunterlage entbindet nicht von der Verpflichtung, die genaue Lage der Ver- und Entsorgungsleitungen unmittelbar vor Ausführung der Bauarbeiten bei den jeweiligen Leitungsträgern zu erheben.
Die Ausführungsplanungen der Leitungsträger sind zu beachten.

"Geodaten © Universitätsstadt Tübingen, 19-265"

Plangröße: 1026 x 594 mm